


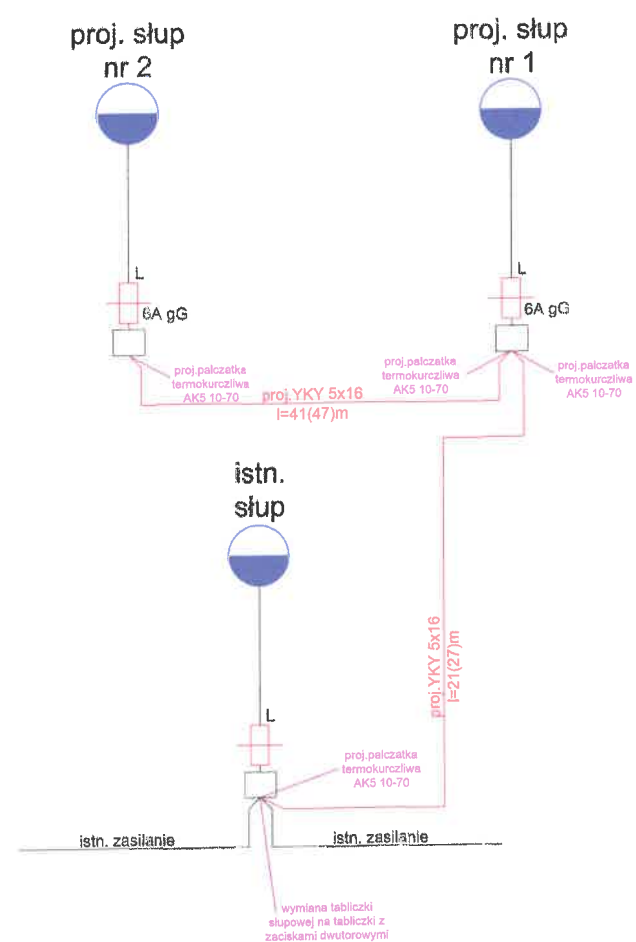
x-58
y-84

proj. słup oświetleniowy 5m z oprawą LED wg. opisu technicznego
proj. doziemna instalacja oświetleniowa nN 0,4kV, YKY 5x16mm²,
gł. ułożenia 0,7m poniżej poziomu gruntu

Drogowskaz s.c.

M. Gwiazdowski, A. Sosnowski
ul. Elewatorska 13C, 15-620 Białystok
tel. 85 652 06 80, e-mail: drogowskaz-sc@o2.pl

Stadium : P.W.		Nazwa rysunku: Projekt zagospodarowania terenu		Rysunek nr: E00
Skala : 1:500		Opis: Budowa dwóch parkingów ogólnodostępnych dla samochodów osobowych na 17 miejsc postojowych wraz z budową doziemnej instalacji oświetleniowej nN zlokalizowanych na części działek o nr ewid. : 1867/35, 1867/25, 1867/30 przy ul. Swobodnej w Białymstoku.		
BRANŻA ELEKTRYCZNA				
Projektant: Imię i nazwisko ur. w m.:				Podpis:
mgr inż. Krystian Olendzki PDL/0138/PBE/18				



Drogowskaz s.c.

M. Gwiazdowski, A. Sosnowski
ul. Elewatorska 13C, 15-620 Białystok
tel. 85 652 06 80, e-mail: drogowskaz-sc@o2.pl

Stadium :
P.W.

Nazwa rysunku: **Schemat projektowanych urządzeń**

Rysunek nr:
E01

Skala :
-

Obiekt:
Budowa dwóch parkingów ogólnodostępnych dla samochodów osobowych na 17 miejsc postojowych wraz z budową doziemnej instalacji oświetleniowej nN zlokalizowanych na części działek o nr ewid. : 1867/35, 1867/25, 1867/30 przy ul. Swobodnej w Białymstoku.

Data :
14.10.2025r.

BRANŻA ELEKTRYCZNA

Projektant:

Imię i nazwisko
nr upr.:
mgr inż. Krystian Olendzki
PDL/0138/PBE/18

Podpis:

[Signature]